

· 版权所有, 未经授权, 不得复制。
 · 本设计图纸需经政府有关部门审查批准后方可用于施工。
 · 施工时须以标注尺寸为准, 施工单位须现场校验尺寸。

说明/notes:

会签栏/Coordination

建筑 Archit.	柯伟利	
结构 Struct.	黄衡	
给排水 Water Supply.	曹秉松	
电气 Elec.	汪靖杰	
暖通/燃气 Hvac/Gas.	梁伟	

签名栏/Signature

审定 Authorized by	柯伟利	
审核 Processed by	曹中植	
校对 Checked by	柯伟利	
项目负责人 Project Director	曹中植	
专业负责人 Discipline Responsible by	柯伟利	
方案负责人 Scheme Chief	柯伟利	
设计 Designed by	郭慧玲	

建设单位/Client:

茂名市电白区中医院



项目名称/Project:

新院康复科装修工程

图纸名称/Title:

平面布置图

专业 Discipline	建筑	工程编号 Project No.	MM20211020
图号 Drawing No.	PM-01	设计阶段 Drawing Status	施工图
版本 Rev.	第一版	出图日期 Date	2021.10

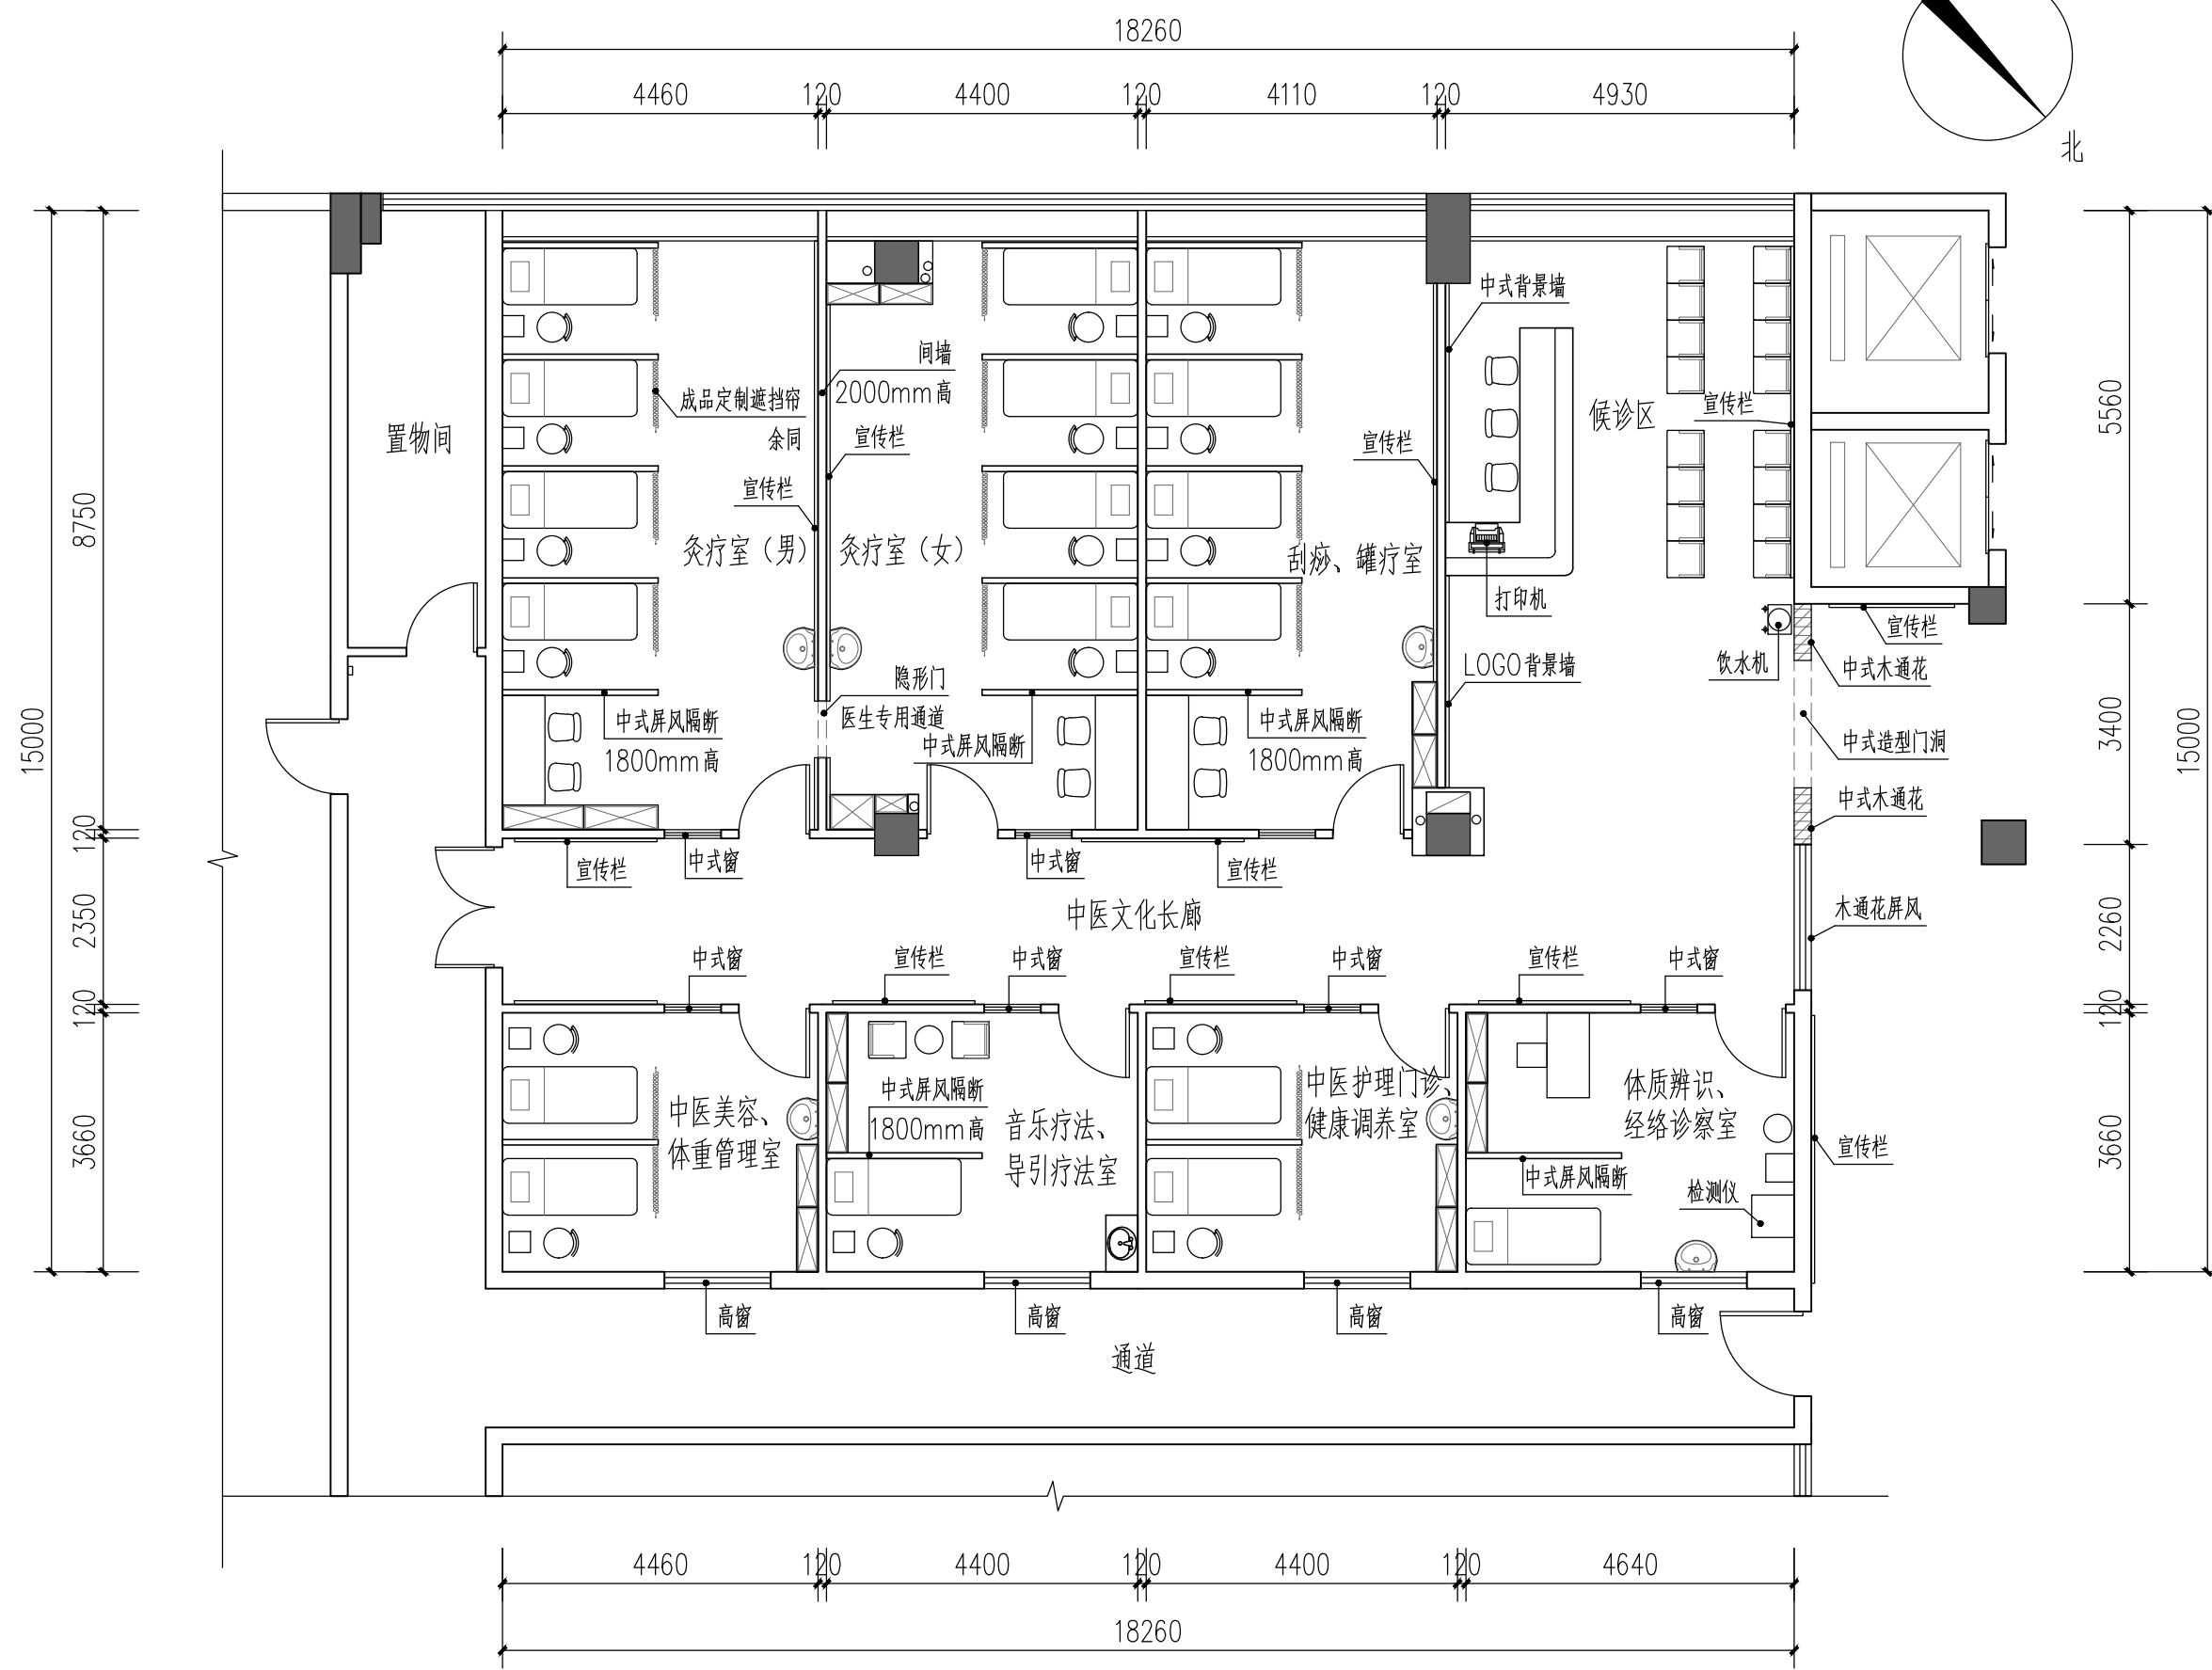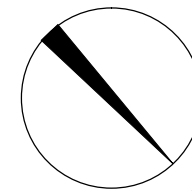

平面布置图 1:100

注: 1、层高4280mm高, 最低梁底高3700mm高, 空调底高2740mm。

- 版权所有, 未经授权, 不得复制。
- 本设计图纸需经政府有关部门审查批准后方可用于施工。
- 施工时须以标注尺寸为准, 施工单位须现场校验尺寸。

说明/notes:

会签栏 /Coordination

建筑 Archit.	柯伟利	<i>柯伟利</i>
结构 Struct.	黄衡	<i>黄衡</i>
给排水 Water Supply.	曹秉松	<i>曹秉松</i>
电气 Elec.	汪靖杰	<i>汪靖杰</i>
暖通/燃气 Hvac/Gas.	梁伟	<i>梁伟</i>

签名栏 /Signature

审定 Authorized by	柯伟利	<i>柯伟利</i>
审核 Processed by	曹中植	<i>曹中植</i>
校对 Checked by	柯伟利	<i>柯伟利</i>
项目负责人 Project Director	曹中植	<i>曹中植</i>
专业负责人 Discipline Responsible by	柯伟利	<i>柯伟利</i>
方案负责人 Scheme Chief	柯伟利	<i>柯伟利</i>
设计 Designed by	郭慧玲	<i>郭慧玲</i>

建设单位/Client:

茂名市电白区中医院



项目名称/Project:

新院康复科装修工程

图纸名称/Title:

原始平面图

专业 Discipline	建筑	工程编号 Project No.	MM20211020
图号 Drawing No.	PM-02	设计阶段 Drawing Status	施工图
版本 Rev.	第一版	出图日期 Date	2021.10

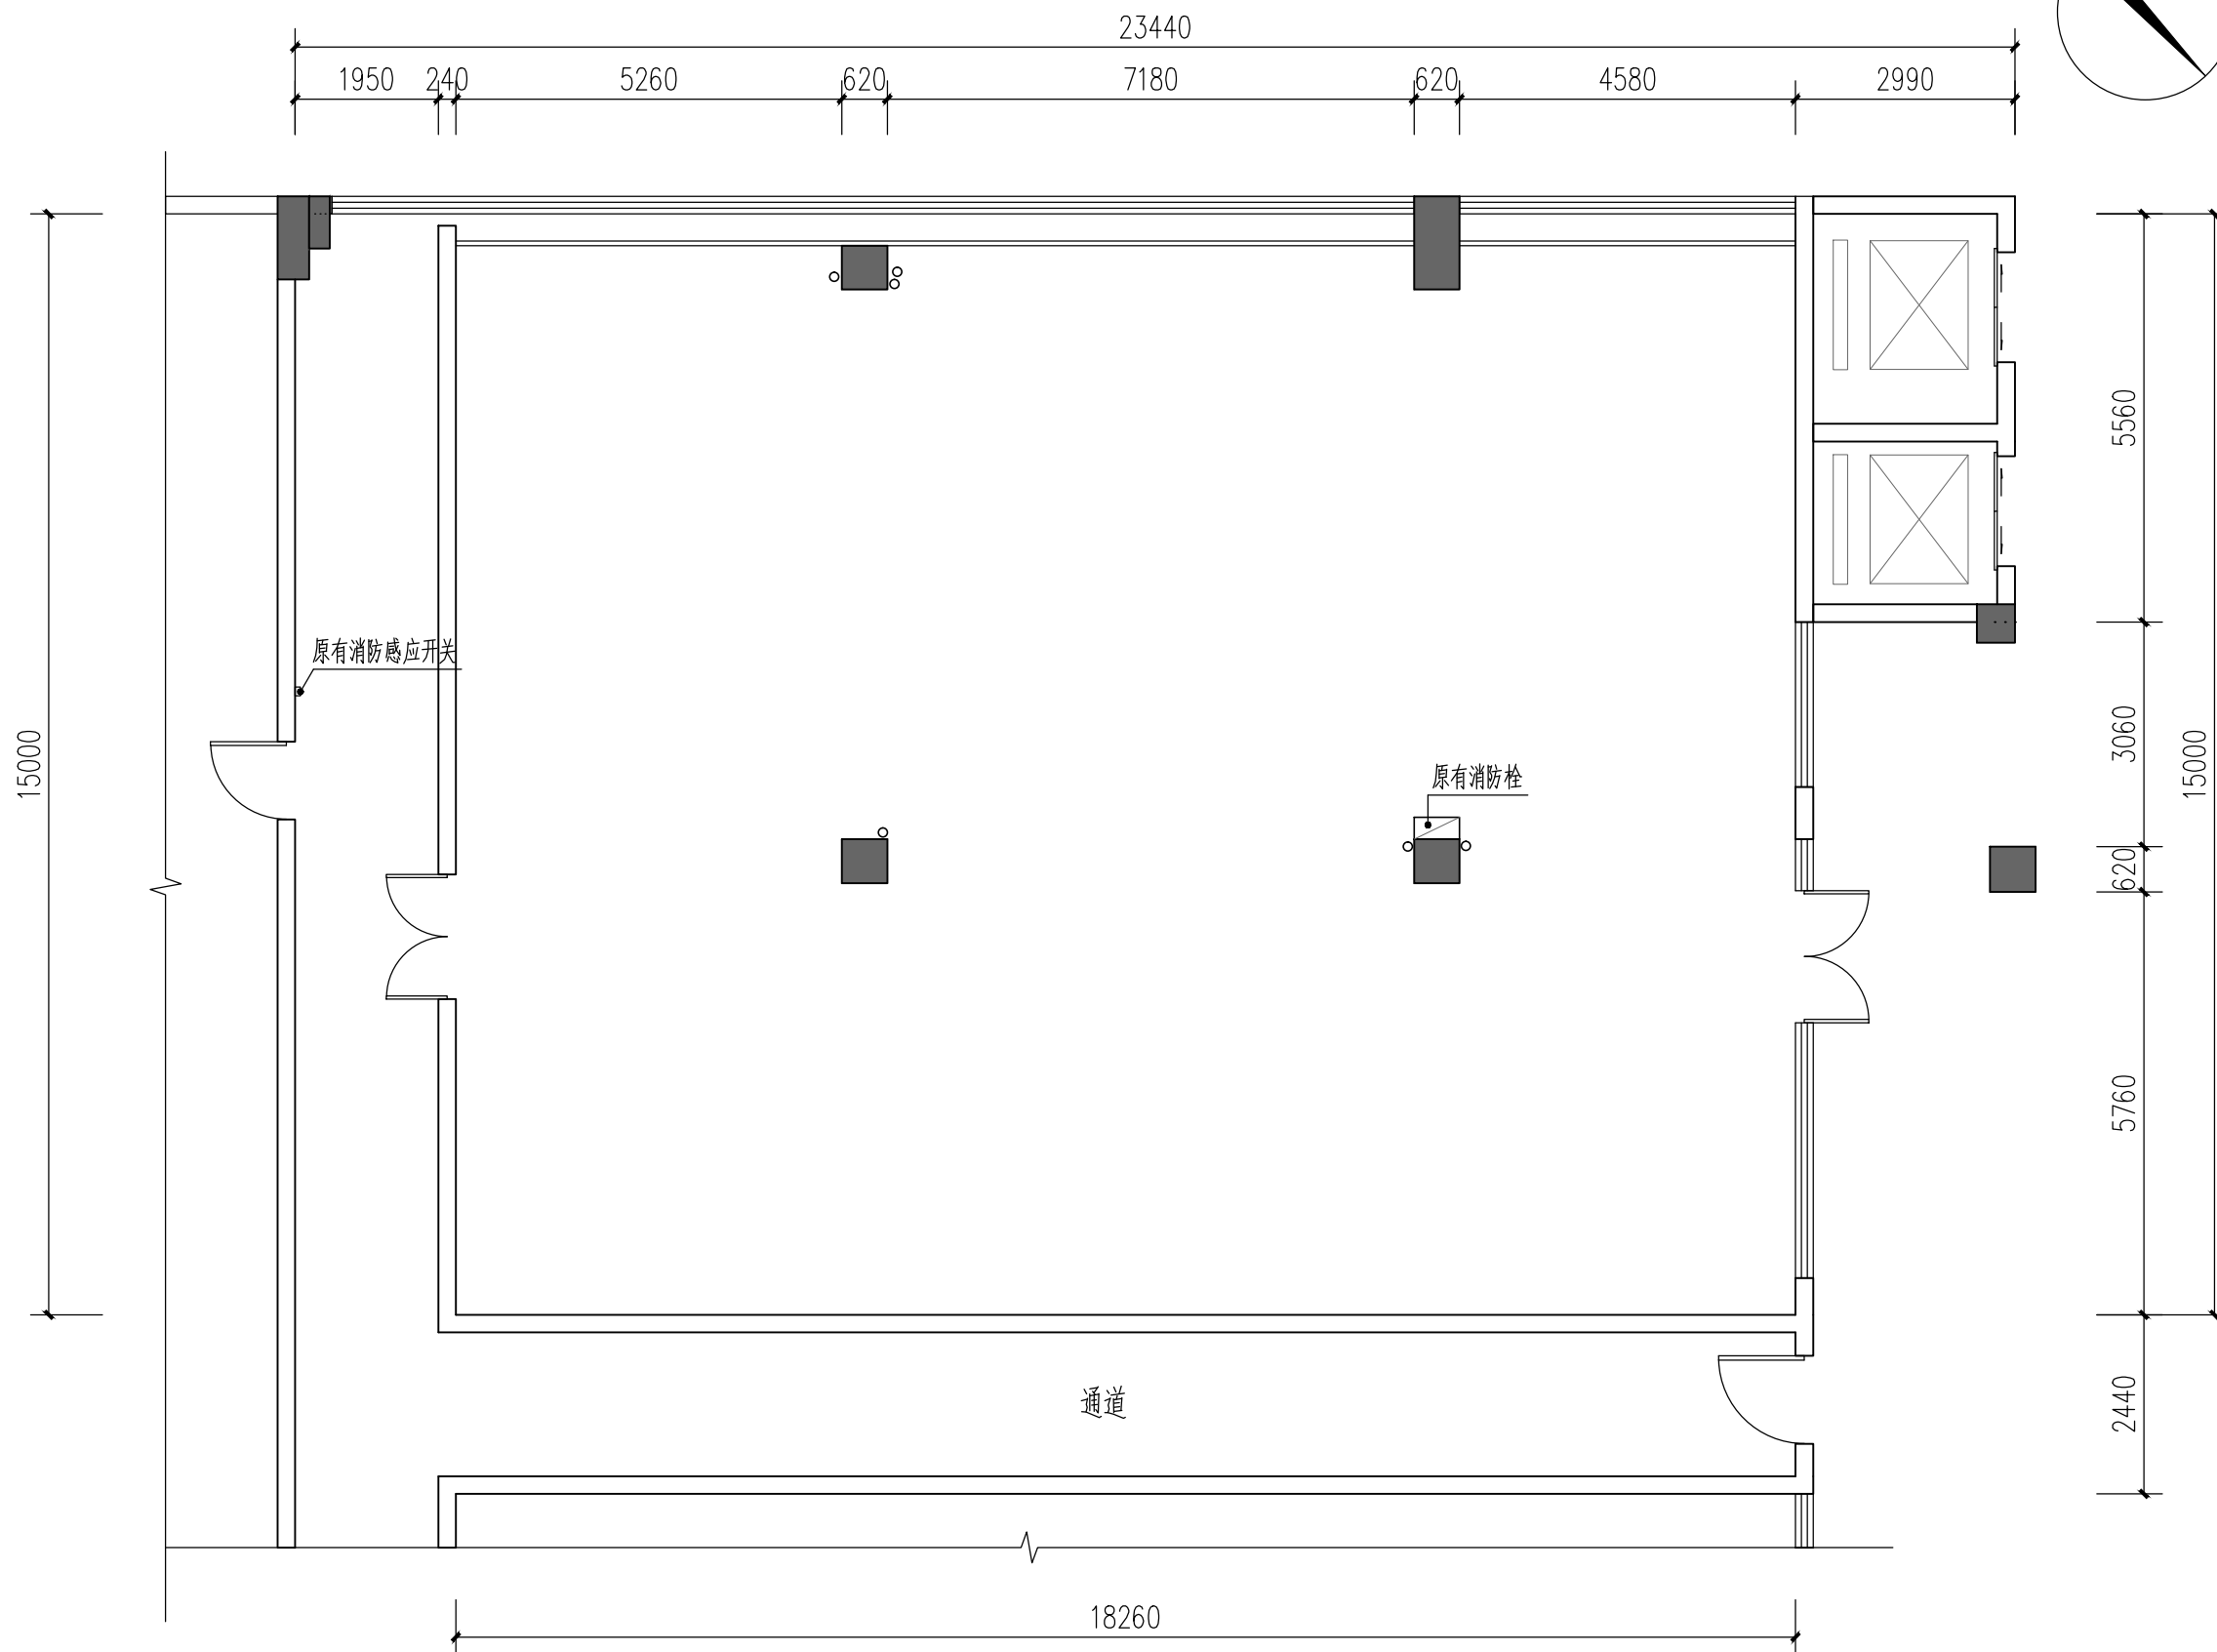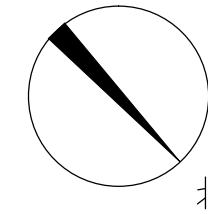

原始平面图 1:100

注: 1、层高4280mm高, 最低梁底高3700mm高, 空调底高2740mm。